


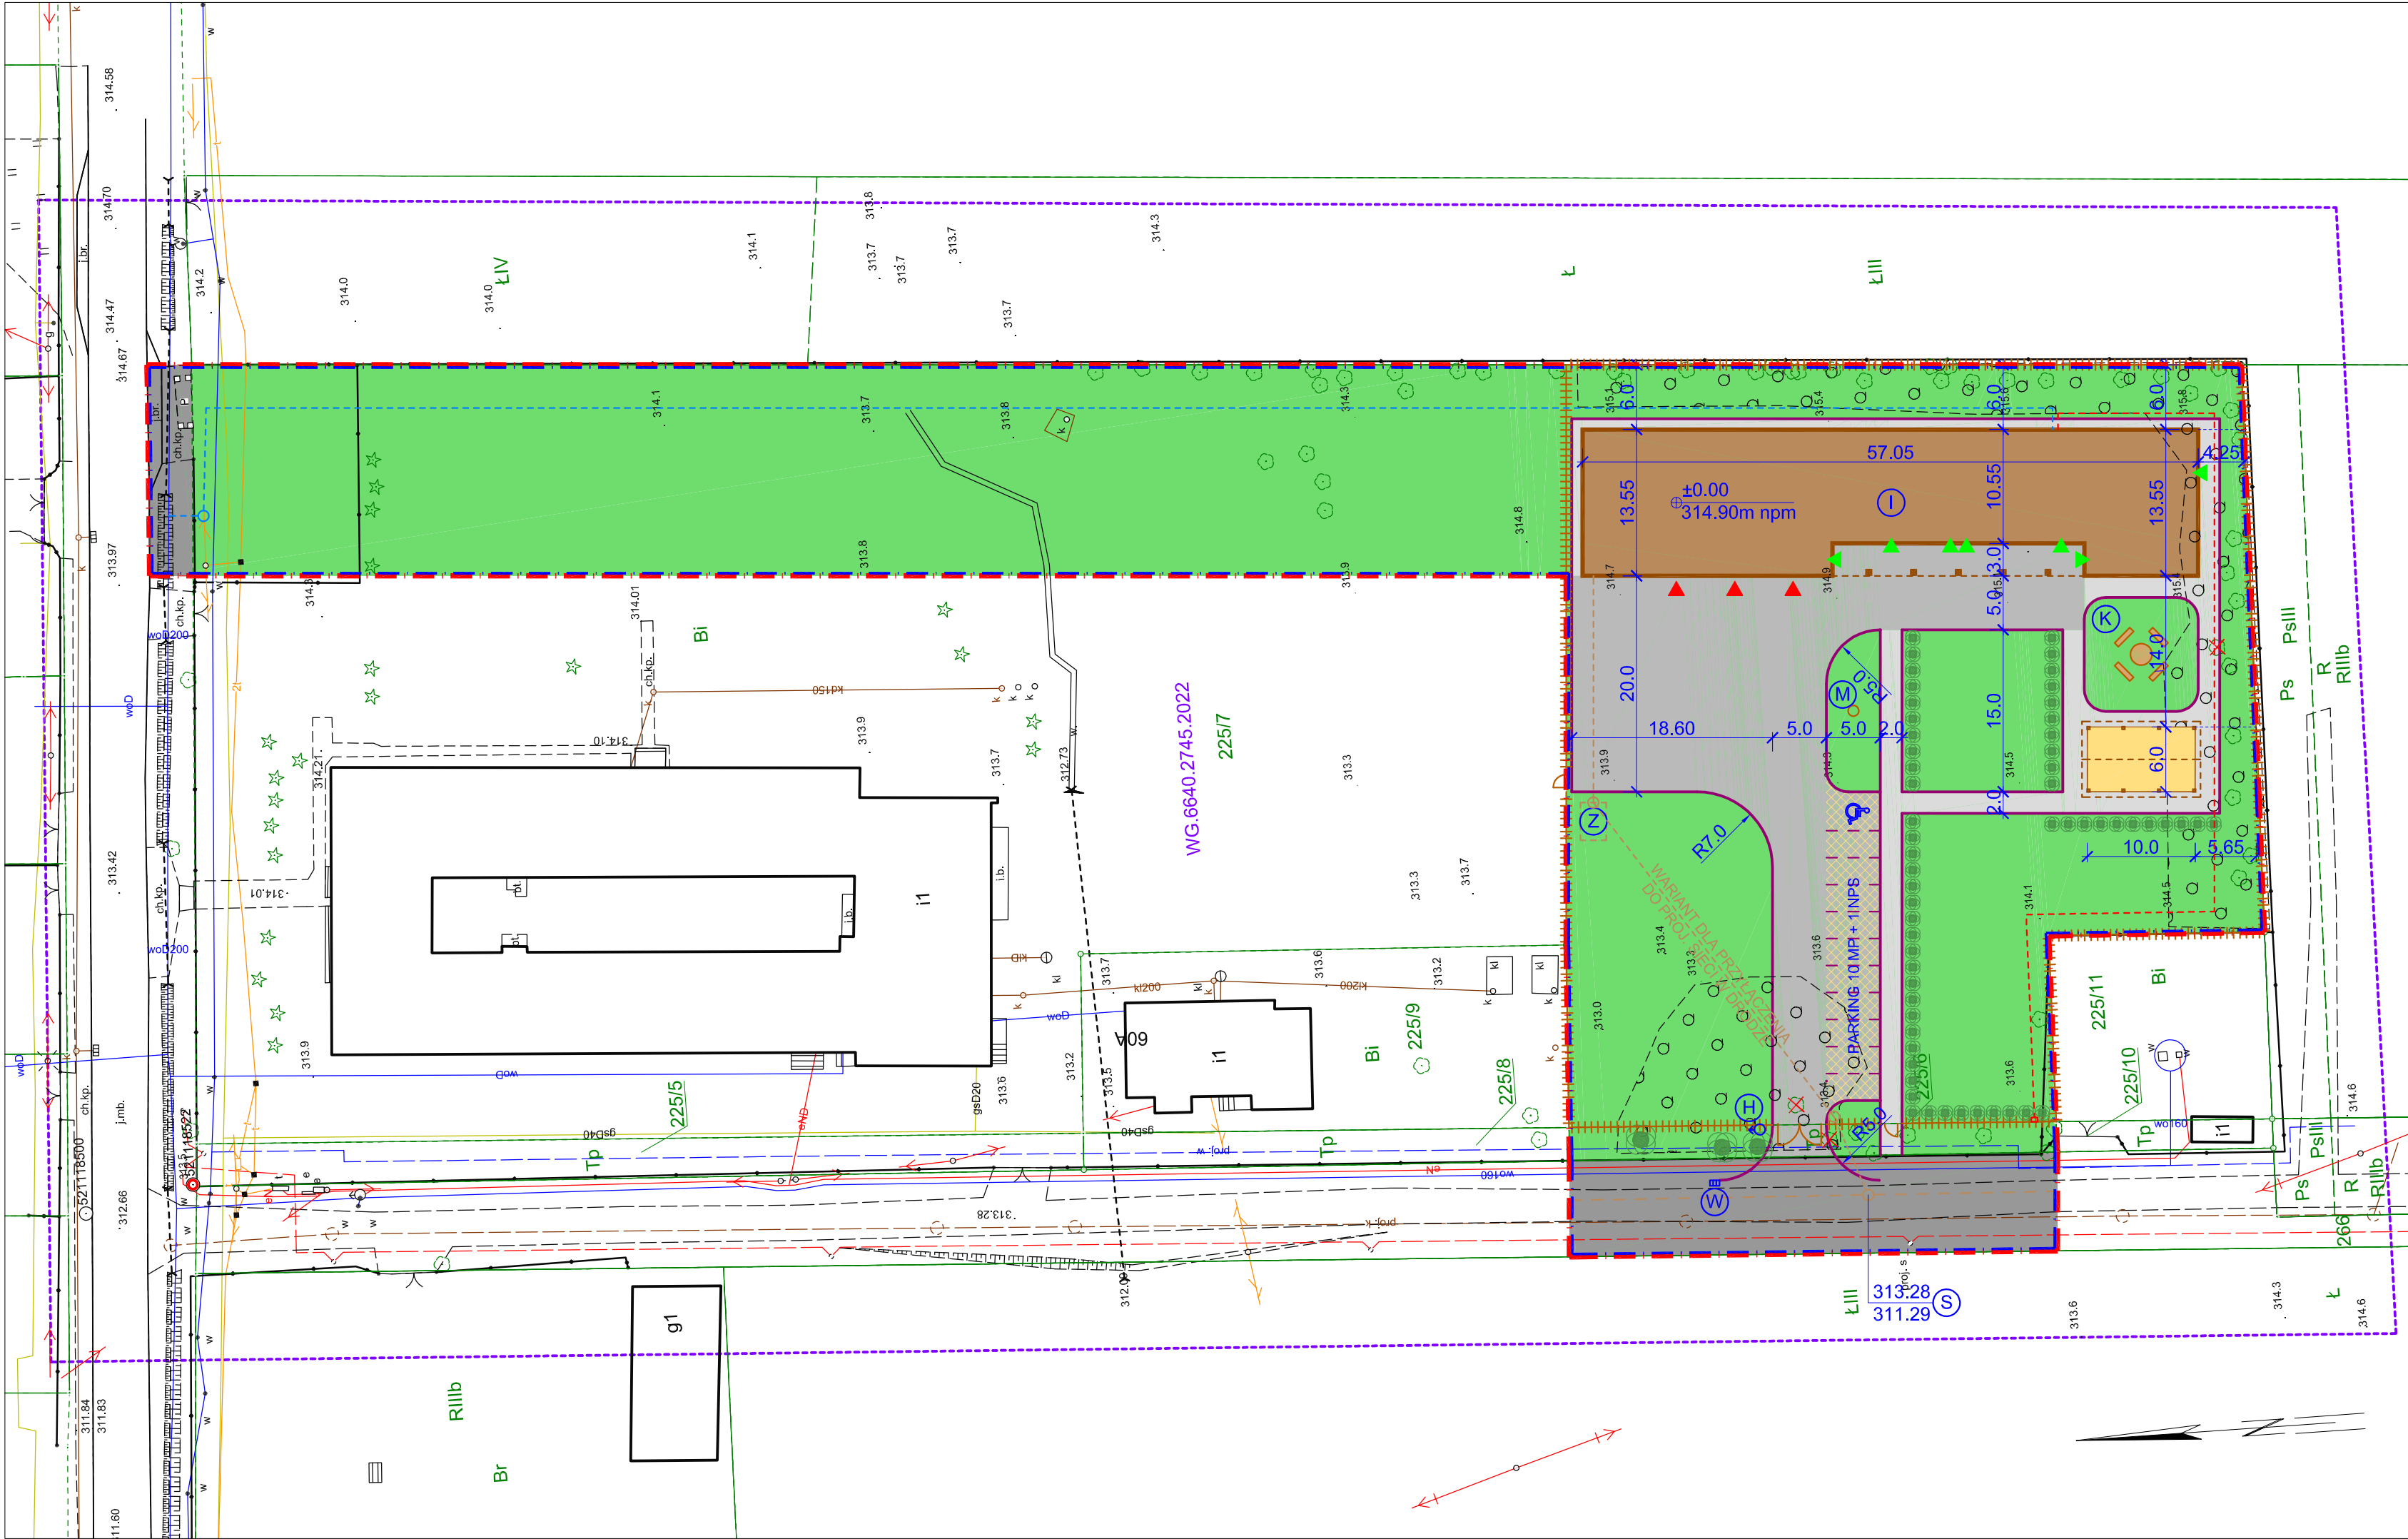

- LEGENDA**
- OBSZAR ODDZIAŁYWANIA OBIEKTU
 - GRANICE OPRACOWANIA
 - ZAKRES AKTUALIZACJI MAPY
 - PROJ. BUDYNEK REMIZY
 - PROJ. WIATA REKREACYJNA
 - PROJ. DROGA RUCHU KOŁOWEGO
 - PROJ. KRATA GEO Z KRUSZYWEM
 - PROJ. NAWIERZCHNIA UTWARDZONA
 - ISTN. PAS DROGOWY*
 - ZIELEŃ URZĄDZONA
 - PROJ. OGRODZENIE PANELOWE H=1,5
 - PROJ. FURTKA SZER. 1,2m
 - PROJ. BRAMA SZER. 4,0m
 - PROJ. MIEJSCE POSTOJOWE NPS
 - LICZBA KONDYGNACJI BUDYNKU
 - WEJŚCIA DO BUDYNKU
 - BRAMY WJAZDOWE
 - ISTN. WYSOKIE DRZEWO
 - ISTN. MŁODE DRZEWO DO WYCINKI
 - PROJ. ZIELEŃ NISKA IZOLACYJNA
 - PROJ. MASZT FLAGOWY
 - PROJ. KRĄG OGNISKOWY Z ŁAWKAMI
 - PROJ. ZBIORNIK BEZODPŁYWOWY
 - HYDRANT ZEWNĘTRZNY*
 - WPUST ULICZNY ŚCIEKOWY*
 - STUDNIA KANALIZ. SANITARNEJ S736*
 - PRZYŁĄCZE WODOCIĄGOWE
 - PRZYŁĄCZE KANALIZACJI SANITARNEJ
 - LINIA KABLOWA NISKIEGO NAPIĘCIA

UWAGA:
*) Przedmiotem odrębnego opracowania jest projekt realizowany w ramach zadania: "Opracowanie kompletnej dokumentacji projektowo-kosztorysowej dla budowy drogi gminnej w Gołuchowicach" oraz "Budowa kanalizacji sanitarnej oraz budowa i przebudowa sieci wodociągowej w południowo-wschodniej części Gminy Siewierz", w których zakresie znajduje się projekt drogi z odwodnieniem, siecią wodociagową oraz siecią kanalizacji sanitarnej, czyli elementami do których dowiązano się w niniejszej dokumentacji.

JEDNOSTKA PROJEKTOWA:
ZENERIS PROJEKTY
S.A.
UL. PADEREWSKIEGO 8, 61-770 POZNAŃ
TEL./FAX (61) 855-10-12
E-MAIL: BIURO@ZENERISPROJEKTY.PL

NAZWA OBIEKTU:
REMIZA OCHOTNICZEJ STRAŻY POŻARNEJ W GOŁUCHOWICACH

TYTUŁ RYSUNKU:
PROJEKT ZAGOSPODAROWANIA TERENU

DATA: 20.10.2022	SKALA: 1:500	NR RYSUNKU: 1
NR PROJEKTU: 622029	STADIUM: KONCEPCJA	
ARCHITEKTURA: mgr inż. arch. GRZEGORZ CENCEK upr. w specj. architektonicznej nr 46567/Pw	PODPIS:	
KONSTRUKCJA: mgr inż. STEFAN WYCZKOWSKI upr. w specj. konstr.-bud. nr WKP/0286/PWOK/15	PODPIS:	
BRANŻA SANITARNA: mgr inż. ALBERT SMUCEROWICZ upr. w specj. instal. nr WKP/0153/PWOS/12	PODPIS:	
BRANŻA ELEKTRYCZNA: mgr inż. ANDRZEJ WRÓBLEWSKI upr. w specj. instal. nr LBS/0095/POOE/12	PODPIS:	